



37.000 37.000
1.000

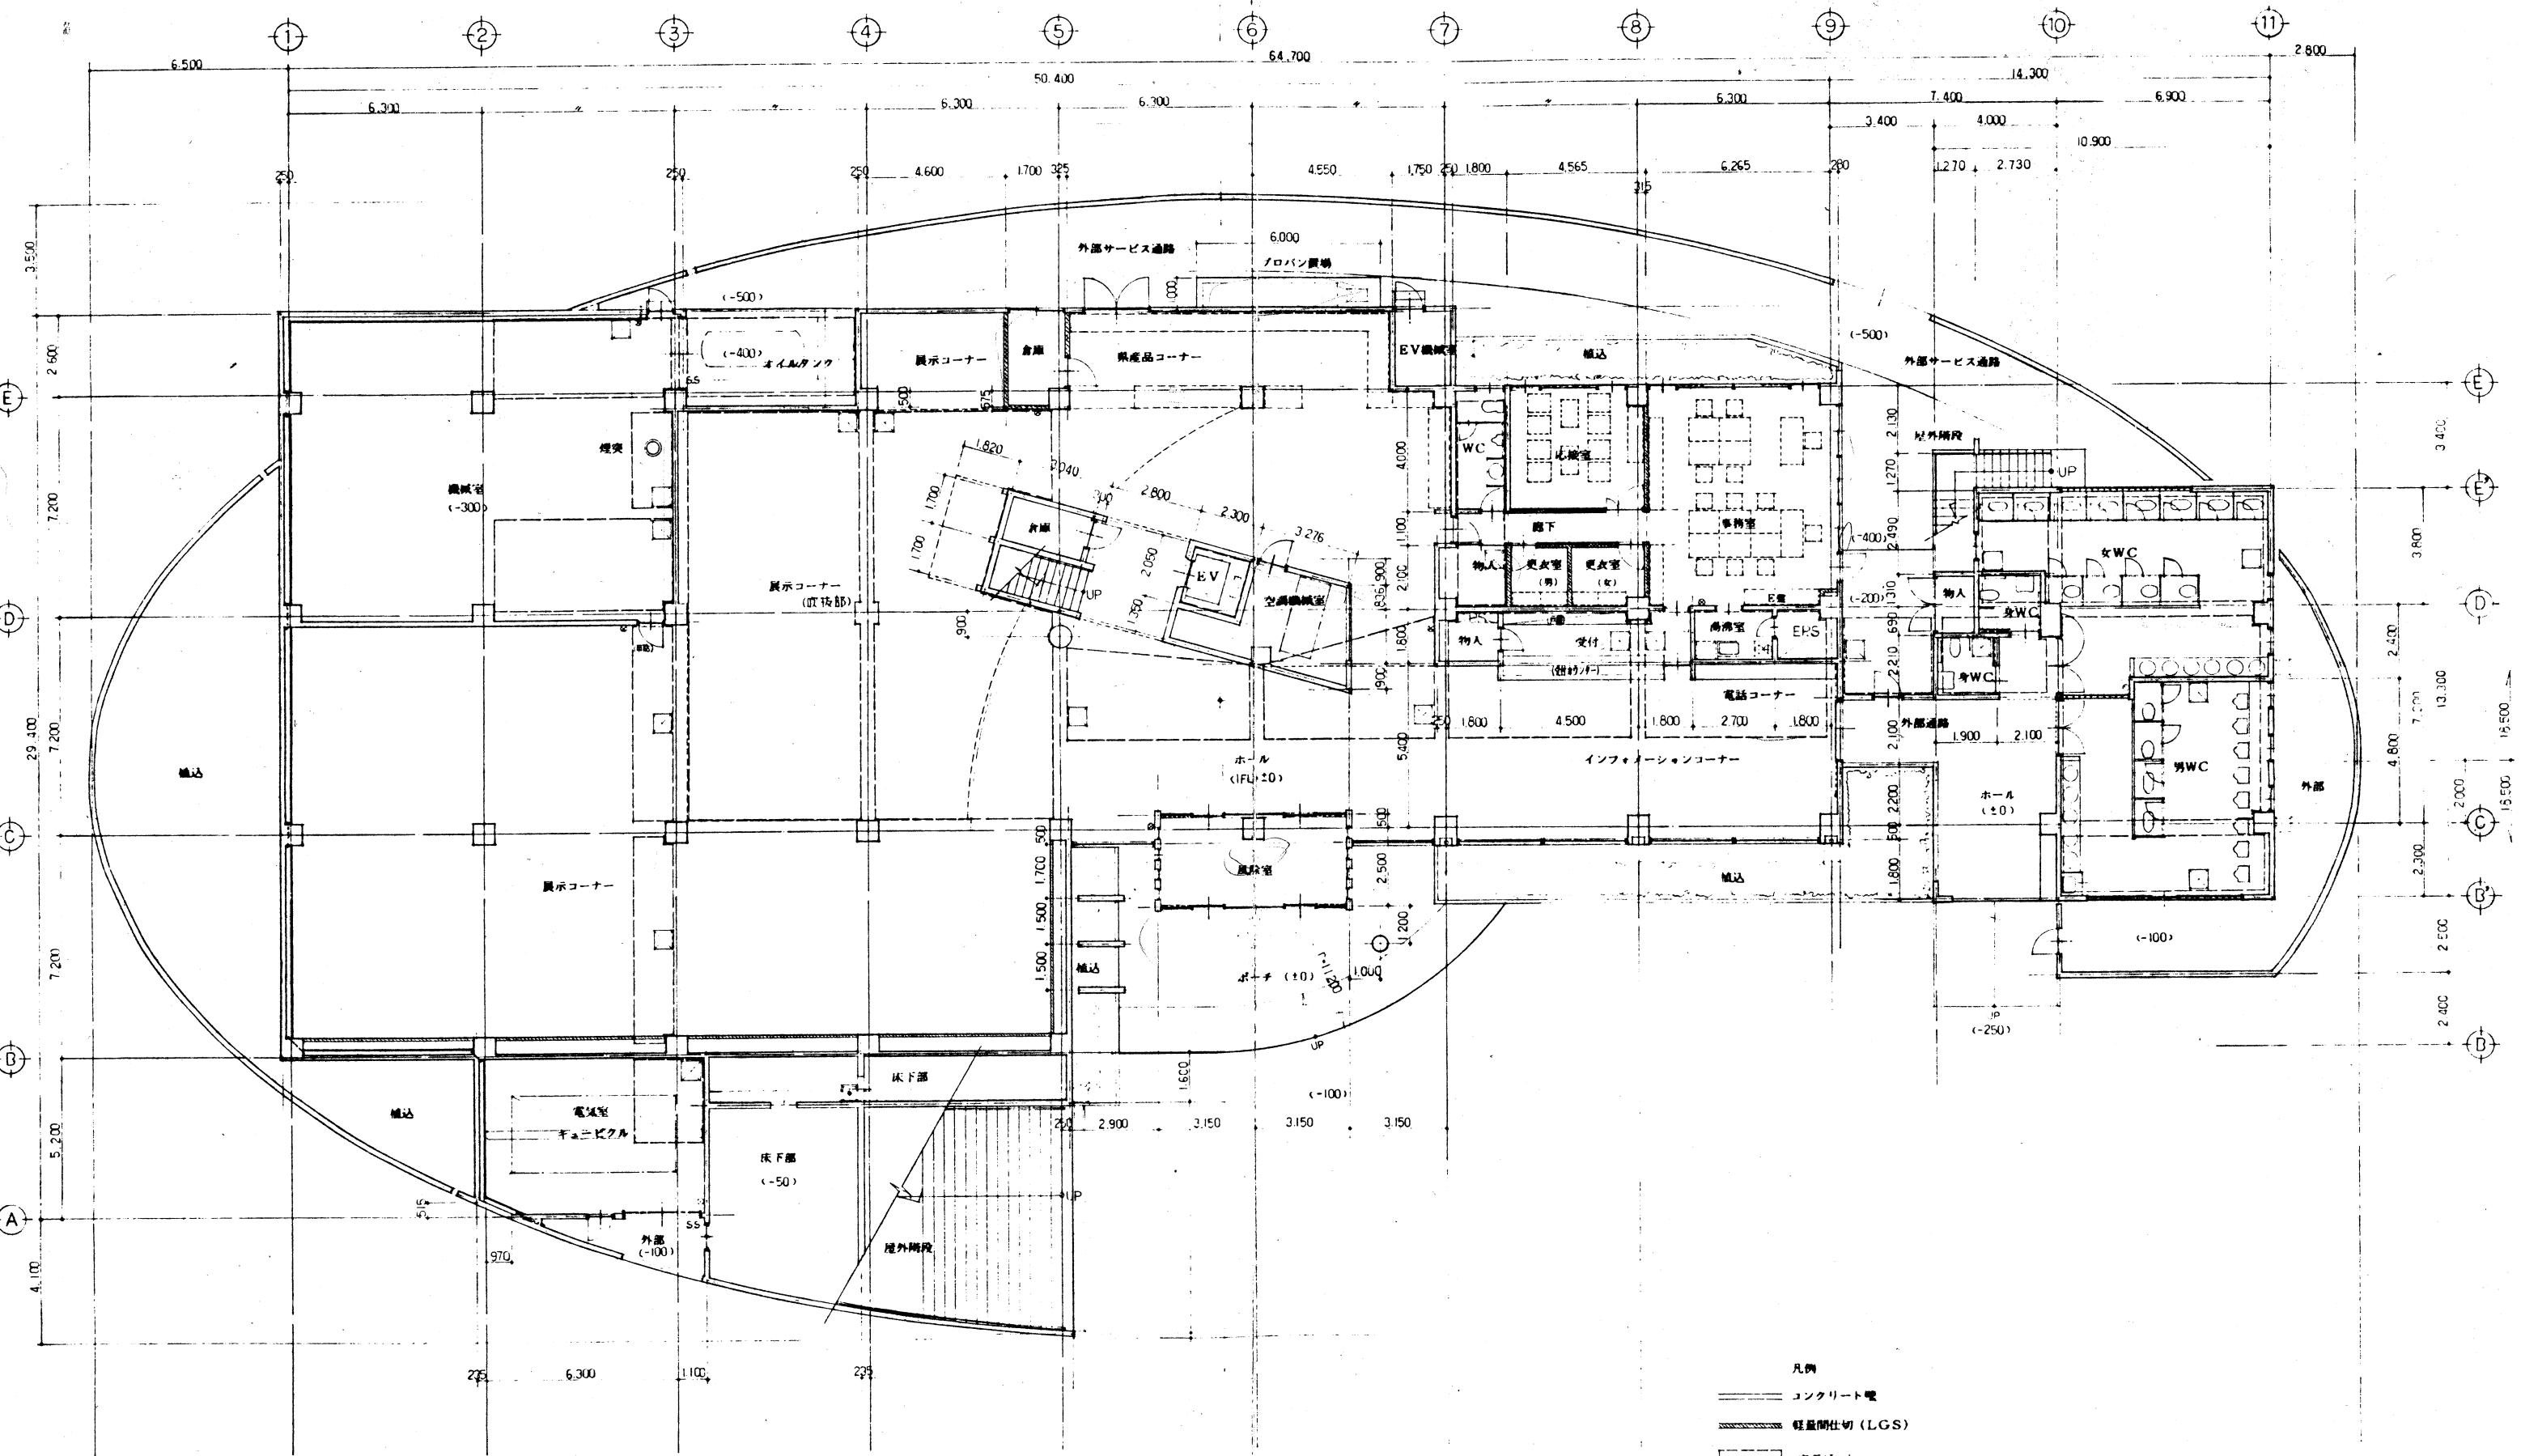

1階 平面図 5.1/100

- 凡例
- コンクリート壁
 - ▨ 軽量間仕切 (LGS)
 - 床下ピット
 - 床下点検口位置
 - 消火器ボックス

工事名	富士ビジターセンター建設工事	図尺	1/100	図番	A-7
図名	1階 平面図	縮尺		頁数	

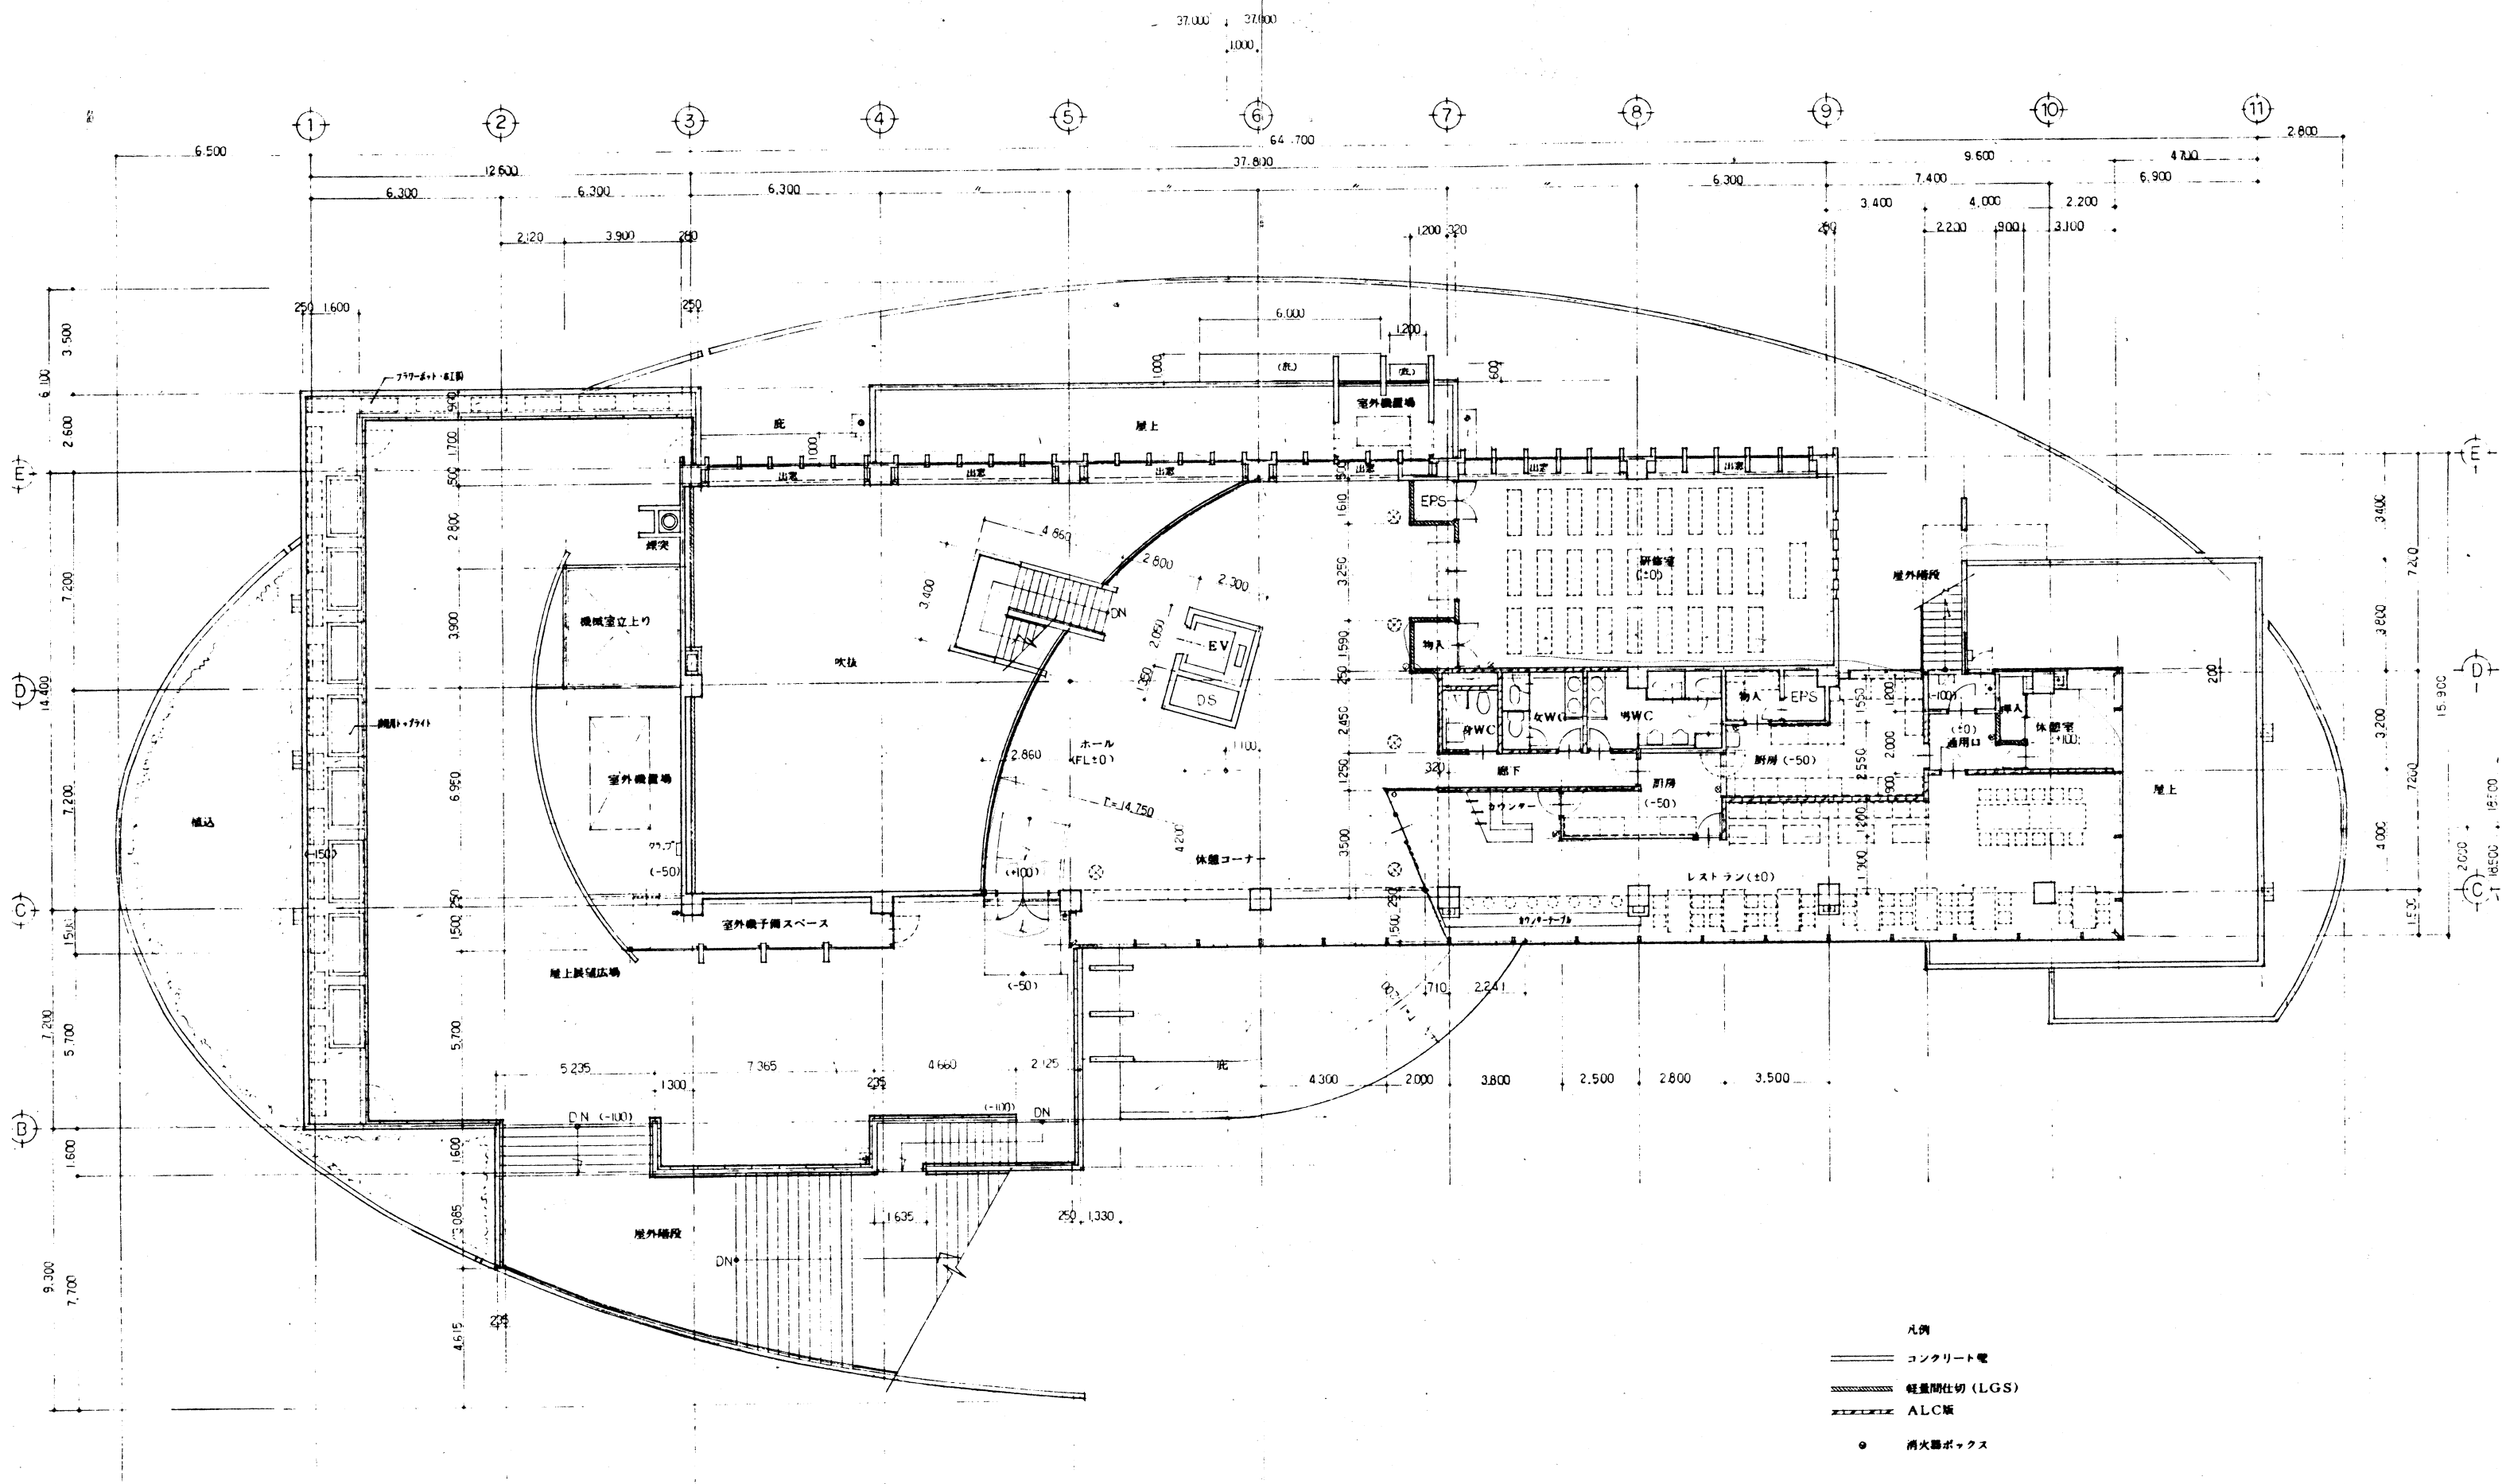

- 凡例
- コンクリート壁
 - ▨ 軽量間仕切 (LGS)
 - ▨ ALC版
 - 消火器ボックス

2階 平面図 S. 1/100