


EP-28 〃〇	FP(50)	照明塔 (B-1)	→	照明塔 (B-2)
EP-28 〃〇	FP(50)	照明塔 (B-1)	→	照明塔 (B-3)
EP-22 〃〇	FP(40)	照明塔 (B-1)	→	照明塔 (B-4)
EP-28 〃〇	FP(50)	照明塔 (B-1)	→	照明塔 (B-2)
EP-28 〃〇	FP(50)	照明塔 (B-1)	→	照明塔 (B-3)

EP-20 〃〇	既設管	大駐車場照明塔座	→	照明塔 (B-1)
EP-25 〃〇	既設管	既設外灯座	→	照明灯 №8
EP-25 〃〇	既設管	既設外灯座	→	照明灯 №8
EP-20 〃〇	既設管	大駐車場照明塔座	→	照明塔 (B-1)

SI	EP-25 〃〇	FP(30)
SI	EP-25 〃〇	FP(50)
SI	EP-22 〃〇	FP(40)
SI	EP-28 〃〇	FP(50)
SI	EP-25 〃〇	既設管
SI	EP-25 〃〇	既設管

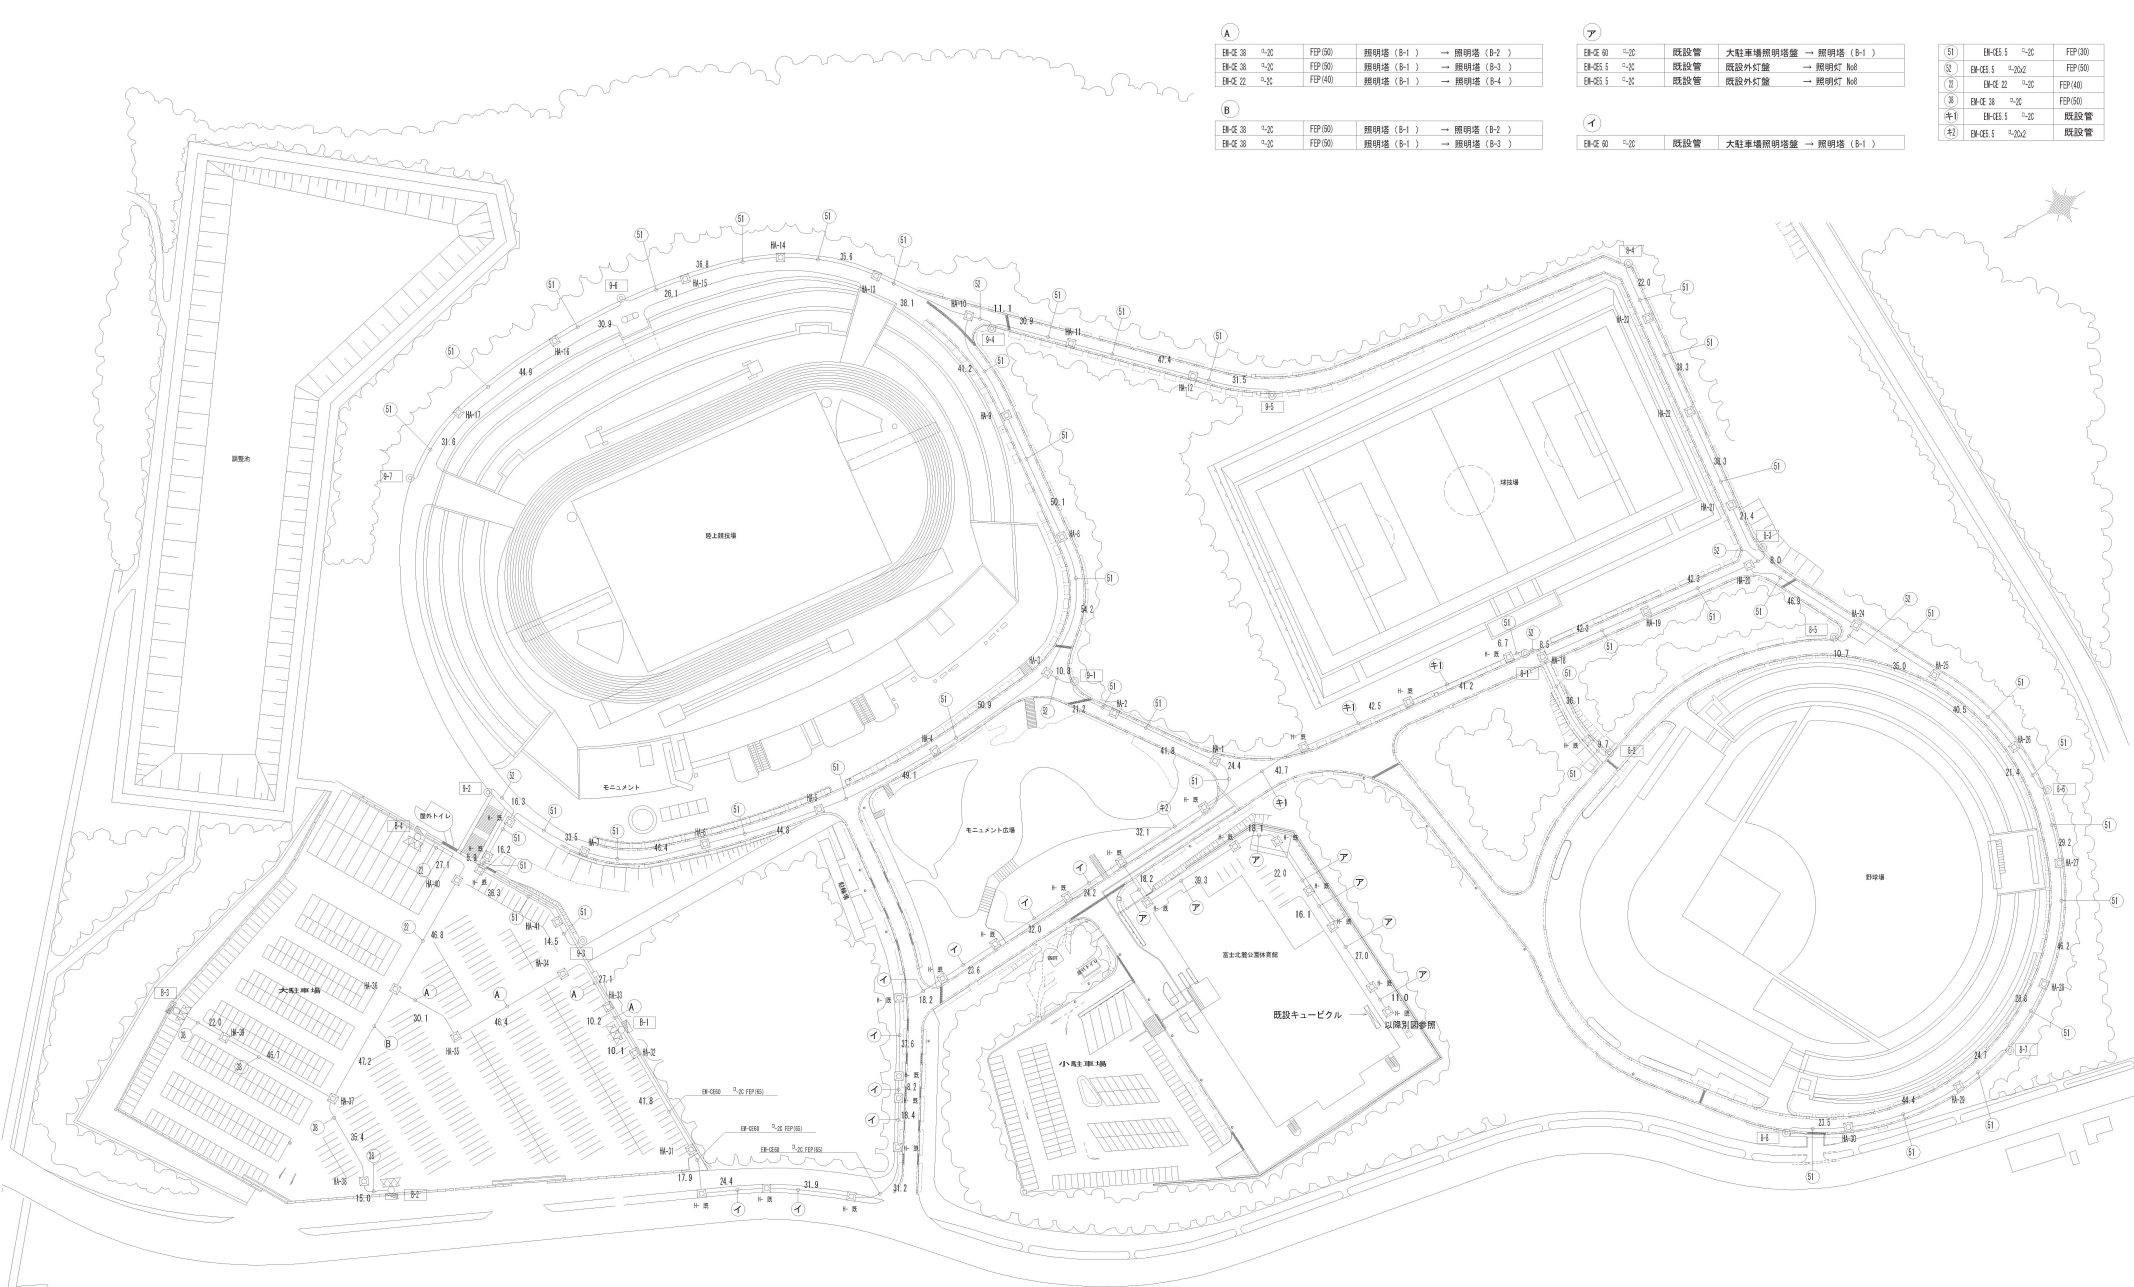

【注記】
 1) 照明塔 (4基) 立上配管部 (露出) は「S管」とする。
 2) 大駐車場の照明塔は、駐車場利用の妨げにならないように、出来る限り外側に寄せて設置すること。

富士北麓公園防災公園設計業務委託	
工事番号	図面番号 50 / 54
公園名	富士北麓公園
工事箇所	富士吉田市 上吉田 地内1
図名	電気平面図 縮尺 A1 1:1000 A3 1:2000
測量	平成 24年 3月 枚数 1
山梨県富士・東部建設事務所	